


09 negende verdieping
1 : 100

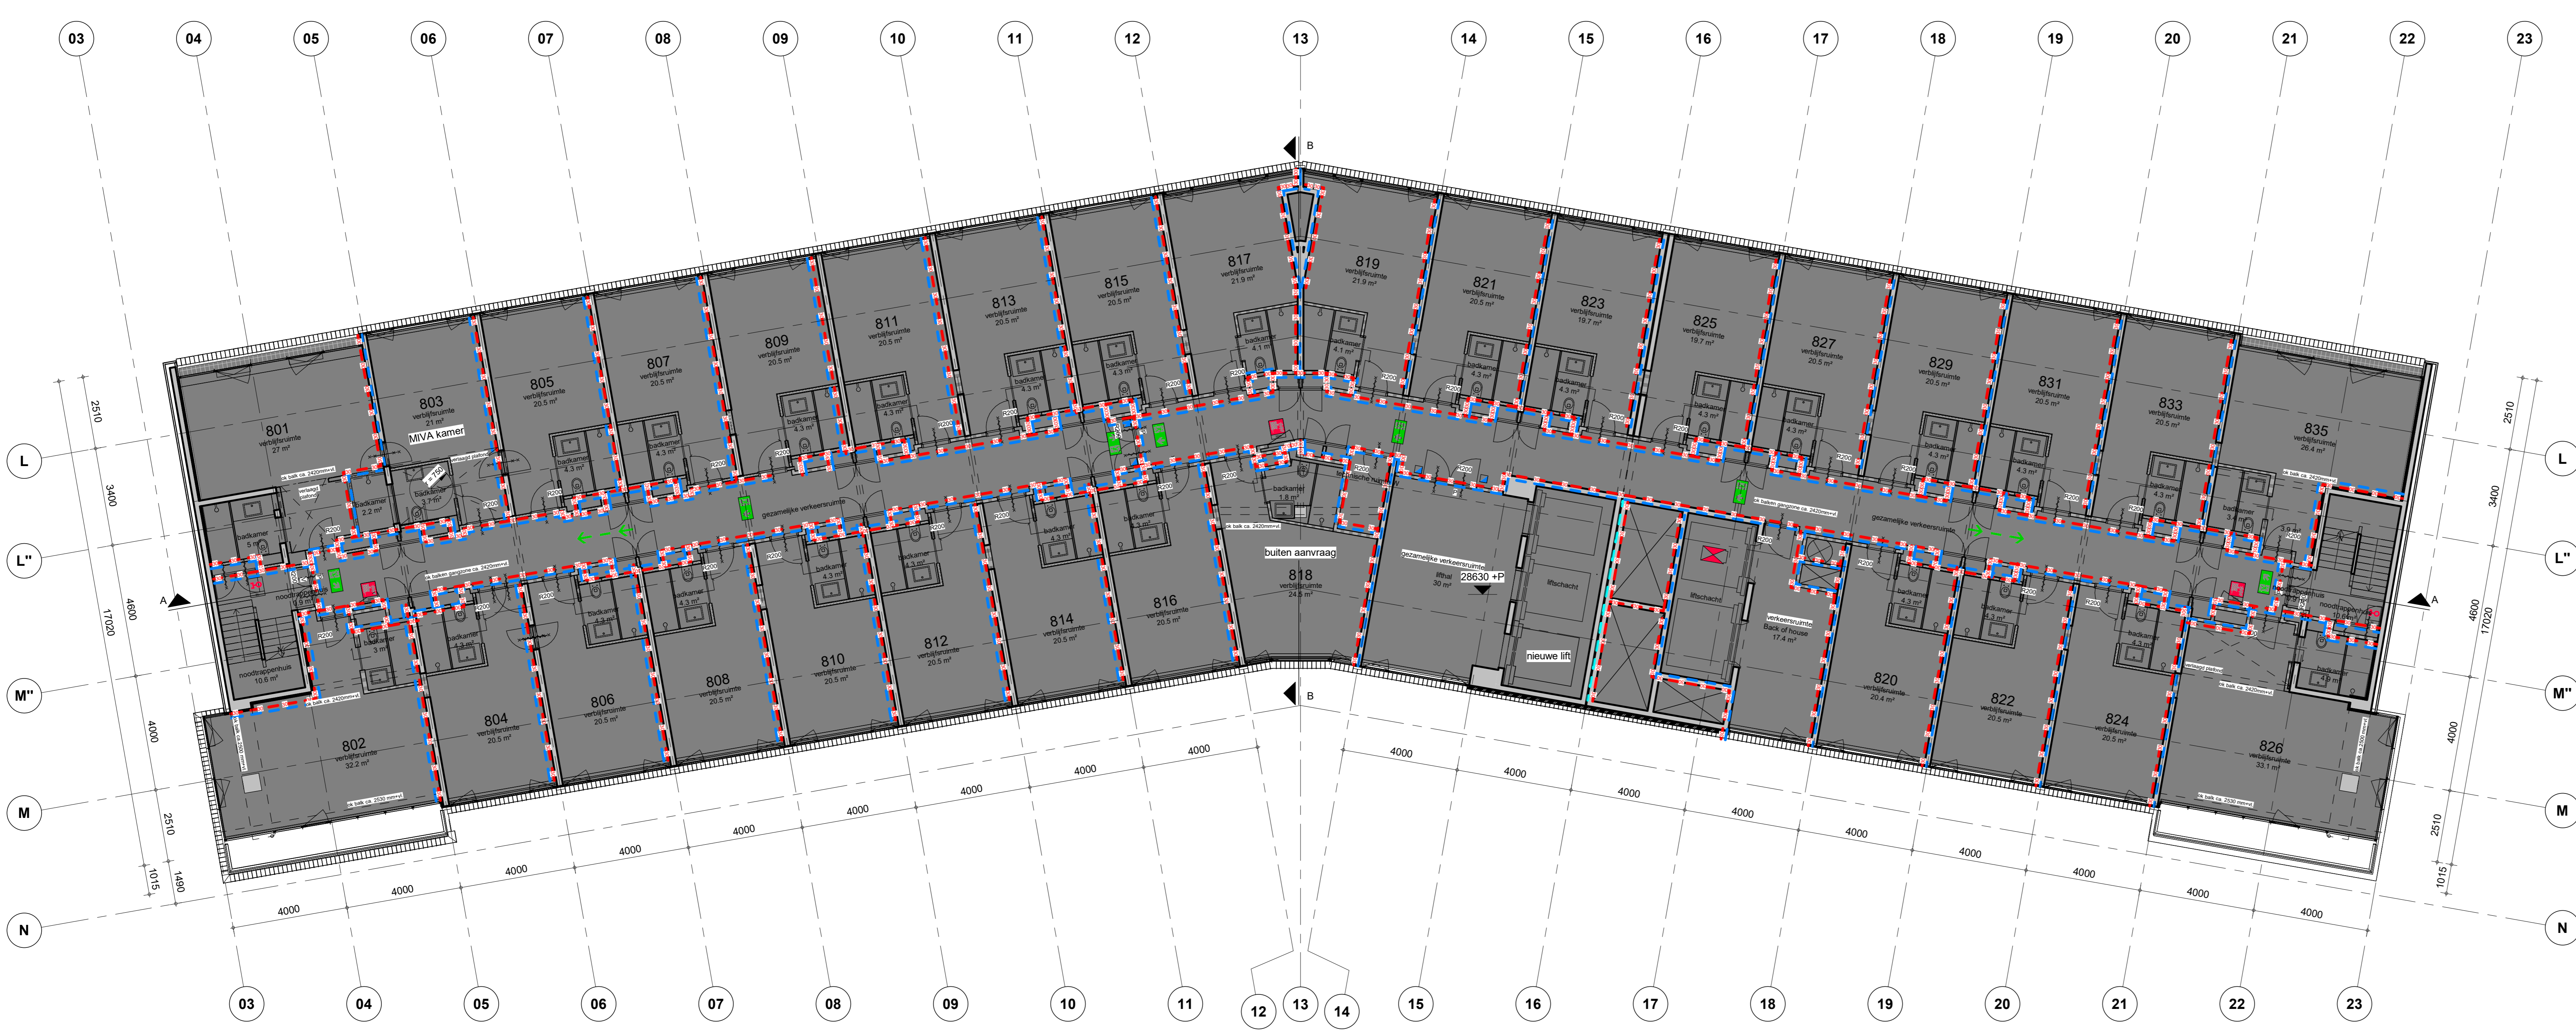

08 achtste verdieping
1 : 100

renvooi brandveiligheid
gebouw voorzien van sprinklerinstallatie

	brandbescherming 30 minuten en Risex		WESBO 30 min.
	brandbescherming 30 minuten en R200-w		WESBO 60 min.
	brandbescherming 60 minuten		WESBO 90 min.
	Wachpostaanwijzing bijkeuk		overige ingangen
	Wachpostaanwijzing naar bereiden		brandwacht
	Wachpostaanwijzing rechtsfor of naar boven ook boven deuren, doorgangen en uitgangen		zaaksluik
	Wachpostaanwijzing rechtsfor		model brandblusapparaat
	Wachpostaanwijzing trap of links		hagel
	Wachpostaanwijzing trap op rechts		deurgagniet
	Wachpostaanwijzing trap op links		in
	Wachpostaanwijzing trap op rechts		
	wendpunt DBL		
	aanlooppunt sprinkler		
	principe van verzamelplaats		
	Wachroute		

Opmerkingen:
adres Apollolaan 138 te Amsterdam
rijksmonument nummer 532205
alle maatvoering in het werk te controleren
alle spijtingen, installatiegoten
in het werk te controleren

Wijzigingen:

opdrachtgever:
Amsterdam Hilton Hotel B.V.
Dauverdrachtskade 87
postbus 94858
1096GB Amsterdam
Tel: 020-6922444

adviseur constructies:
Van Rossum Raadgevende Ingenieurs b.v.
Amsterdam
Pedro de Medinaceli 3a
1086 KK AMSTERDAM
Tel: 020-6153711

adviseur installaties:
Instaview Installatie Management
Wattmaat 9
2171 TP Sassenheim
Tel: 0252-745133

adviseur brandveiligheid:
EPIC risk & safety consultants
Leyersweg 1130
3721 BC Bithoven
Tel: 030-2252400

Architect
OZ
K. Zwitser
Postbus 37667
+31 20 34 41 111
1090 BH Amsterdam k.zwitsen@ozarchitect.nl

vergroten dakopbouw Amsterdam
21-789RB

bladnummer:
BS-08

versie:
A

datum:
28-06-2024

onderwerp:
overzichtsplattegrond
8e en 9e verdieping

schaal:
1 : 100

formaat:
A0

